


PLAN SYTUACYJNY

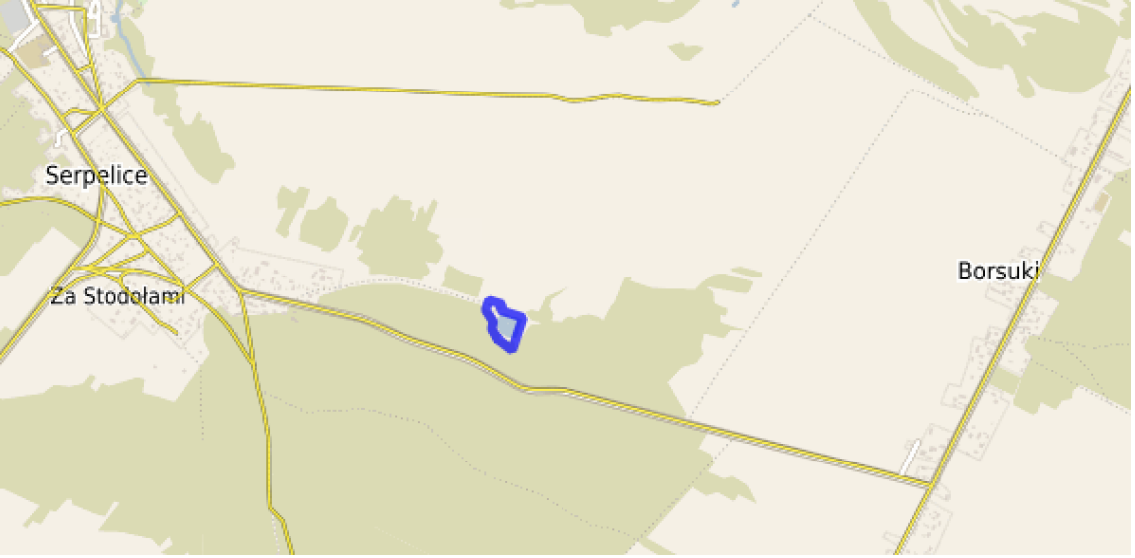

LEGENDA:

- 1

- BUDYNEK SOCIALNO-TECHNICZNY
- 2

- REAKTOR SBR SZT.2
- 3

- KOMORA ZAGESZCZANIA OSADU
- 4

- KOMORA STABILIZACJI OSADU
- 5

- BUDYNEK SITA BEBNOWEGO (PIETRO)
- 6

- ZADASZENIE NAD POJEMNIKIEM NA SKRATKI
- 7

- TACA NAJAZDOWA
- 8

- POMPOWNIA LOKALNA
- 9

- PUNKT SPUSTOWY OSADU
- 10

- STUDZIENKA WOD. PRZY PUNKCIE ZLEWNYM
- 11

- KOMORA POMIAROWA ŚCIEKÓW OCZYSZCZONYCH
- 12

- POMIESZCZENIE SITO-PŁASKOWNIKA
- 13

- POMIESZCZENIE STACJI ODWADNIANIA OSADU
- 14

- FILTR POWIETRZA ODLOTOWEGO
- 15

- ZBIORNIK PODCIŚNIENIOWY
- 16

- STAWY BIOGENNE
- 17

- ODPROWADZENIE DO WYLOTU ŚCIEKÓW OCZYSZCZONYCH
- REMONT

(ADAPRACJA ZBIORNIKA WYRÓWNAWCZEGO)

(ADAPTACJA ZBIORNIKA OSADU)

(ROZBIÓRKA)

(ROZBIÓRKA)

(ADAPTACJA KOMORY NAPOWIETRZANIA ŚCIEKÓW DOWOŻONYCH)

(WYLĄCZENIE Z EKSPLOATACJI)

(ISTNIEJĄCA)

(ADAPTACJA KOMORY ZASUW)

(ADAPTACJA POMIESZCZENIA DRAINAD)

(ADAPTACJA BUDYNKU POMPOWNI "P-2")

(DEMONTAŻ)

(ROZBIÓRKA)

(ISTNIEJĄCE BEZ ZMIAN)

(ISTNIEJĄCE BEZ ZMIAN)
- A

- ZBIORNIK UŚREDNIAJĄCY ŚCIEKÓW

(PROJEKTOWANY)
- B

- WIATA NA PRZYZCZEPY NA OSAD

(PROJEKTOWANY)
- C

- WIATA NA OSAD

(PROJEKTOWANY)
- D

- WIATĘ NAD AGREGATEM PRĄDOTWÓRCZYM

(PROJEKTOWANY)

Sr - STUDNIA ROZPRĘŻNA ŚCIEKÓW SUROWYCH (PROJEKTOWANA)

- OBIEKTY PROJEKTOWANE
- OBIEKTY ADAPTOWANY/PRZEBUDOWA
- GRANICA OPRACOWANIA A-L
- RUROCIĄGI GRAWITACYJNE
- RUROCIĄGI CIŚNIENIOWE
- WEWNĘTRZNE LINIE ZASILAJĄCE OBIEKTY
- ISTNIEJĄCE UTWARDZENIE
- PROJEKTOWANE UTWARDZENIE
- OGRODZENIE OCZYSZCZALNI
- INSTALACJE WODOCIĄGOWE
- OBIEKTY DO ROZBIÓRKI
- OŚWIETLENIE
- DROGI I PLACE MANEWOWE

Rys. Nr	Opracowanie: Rozbudowa i przebudowa gminnej oczyszczalni ścieków w Serpelicach			Rewizja	Data
	Adres: Numer działki: 1869/4 Obręb: 0030 Serpelice Jednostka ewidencyjna: 141005_2 Samaki, gmina Samaki, pow. Łosicki, woj. mazowieckie			R00	14.04.2025
	BRANŻA: ZAGOSPODAROWANIE		Investor: Gmina Samaki Berka Jozefowicz 3, 08-220 Samaki	Faza PB	Skala 1:500
	Imię i Nazwisko	Nr upr. bud. specjalność	Podpis	Rysunek: PROJEKT ZAGOSPODAROWANIA TERENU	
Projektował:	mgr inż. Genowefa Wanda Szymalska-Jóźwik	2699/LB/4 Architektoniczna			
Projektował:	mgr inż. Maciej Bobruk	LUB/0091/PBK/2019 Konstrukcyjno - budowlana			
Projektował:	mgr inż. Piotr Straszewski	MAZ/0033/PWB/19 Instalacyjna			
Projektował:	mgr inż. Robert Kleczkowski	MAZ/0270/PWOE/09 Instalacyjna			

BIOORG

BIOORG Sp. z o.o.
ul. Stodolniana 1/U2
98-300 Wieluń